


RZUT PIĘTRA

1 : 50

Legenda :  
- oprawa świetłkowa typu SD 236 / 2x38 W

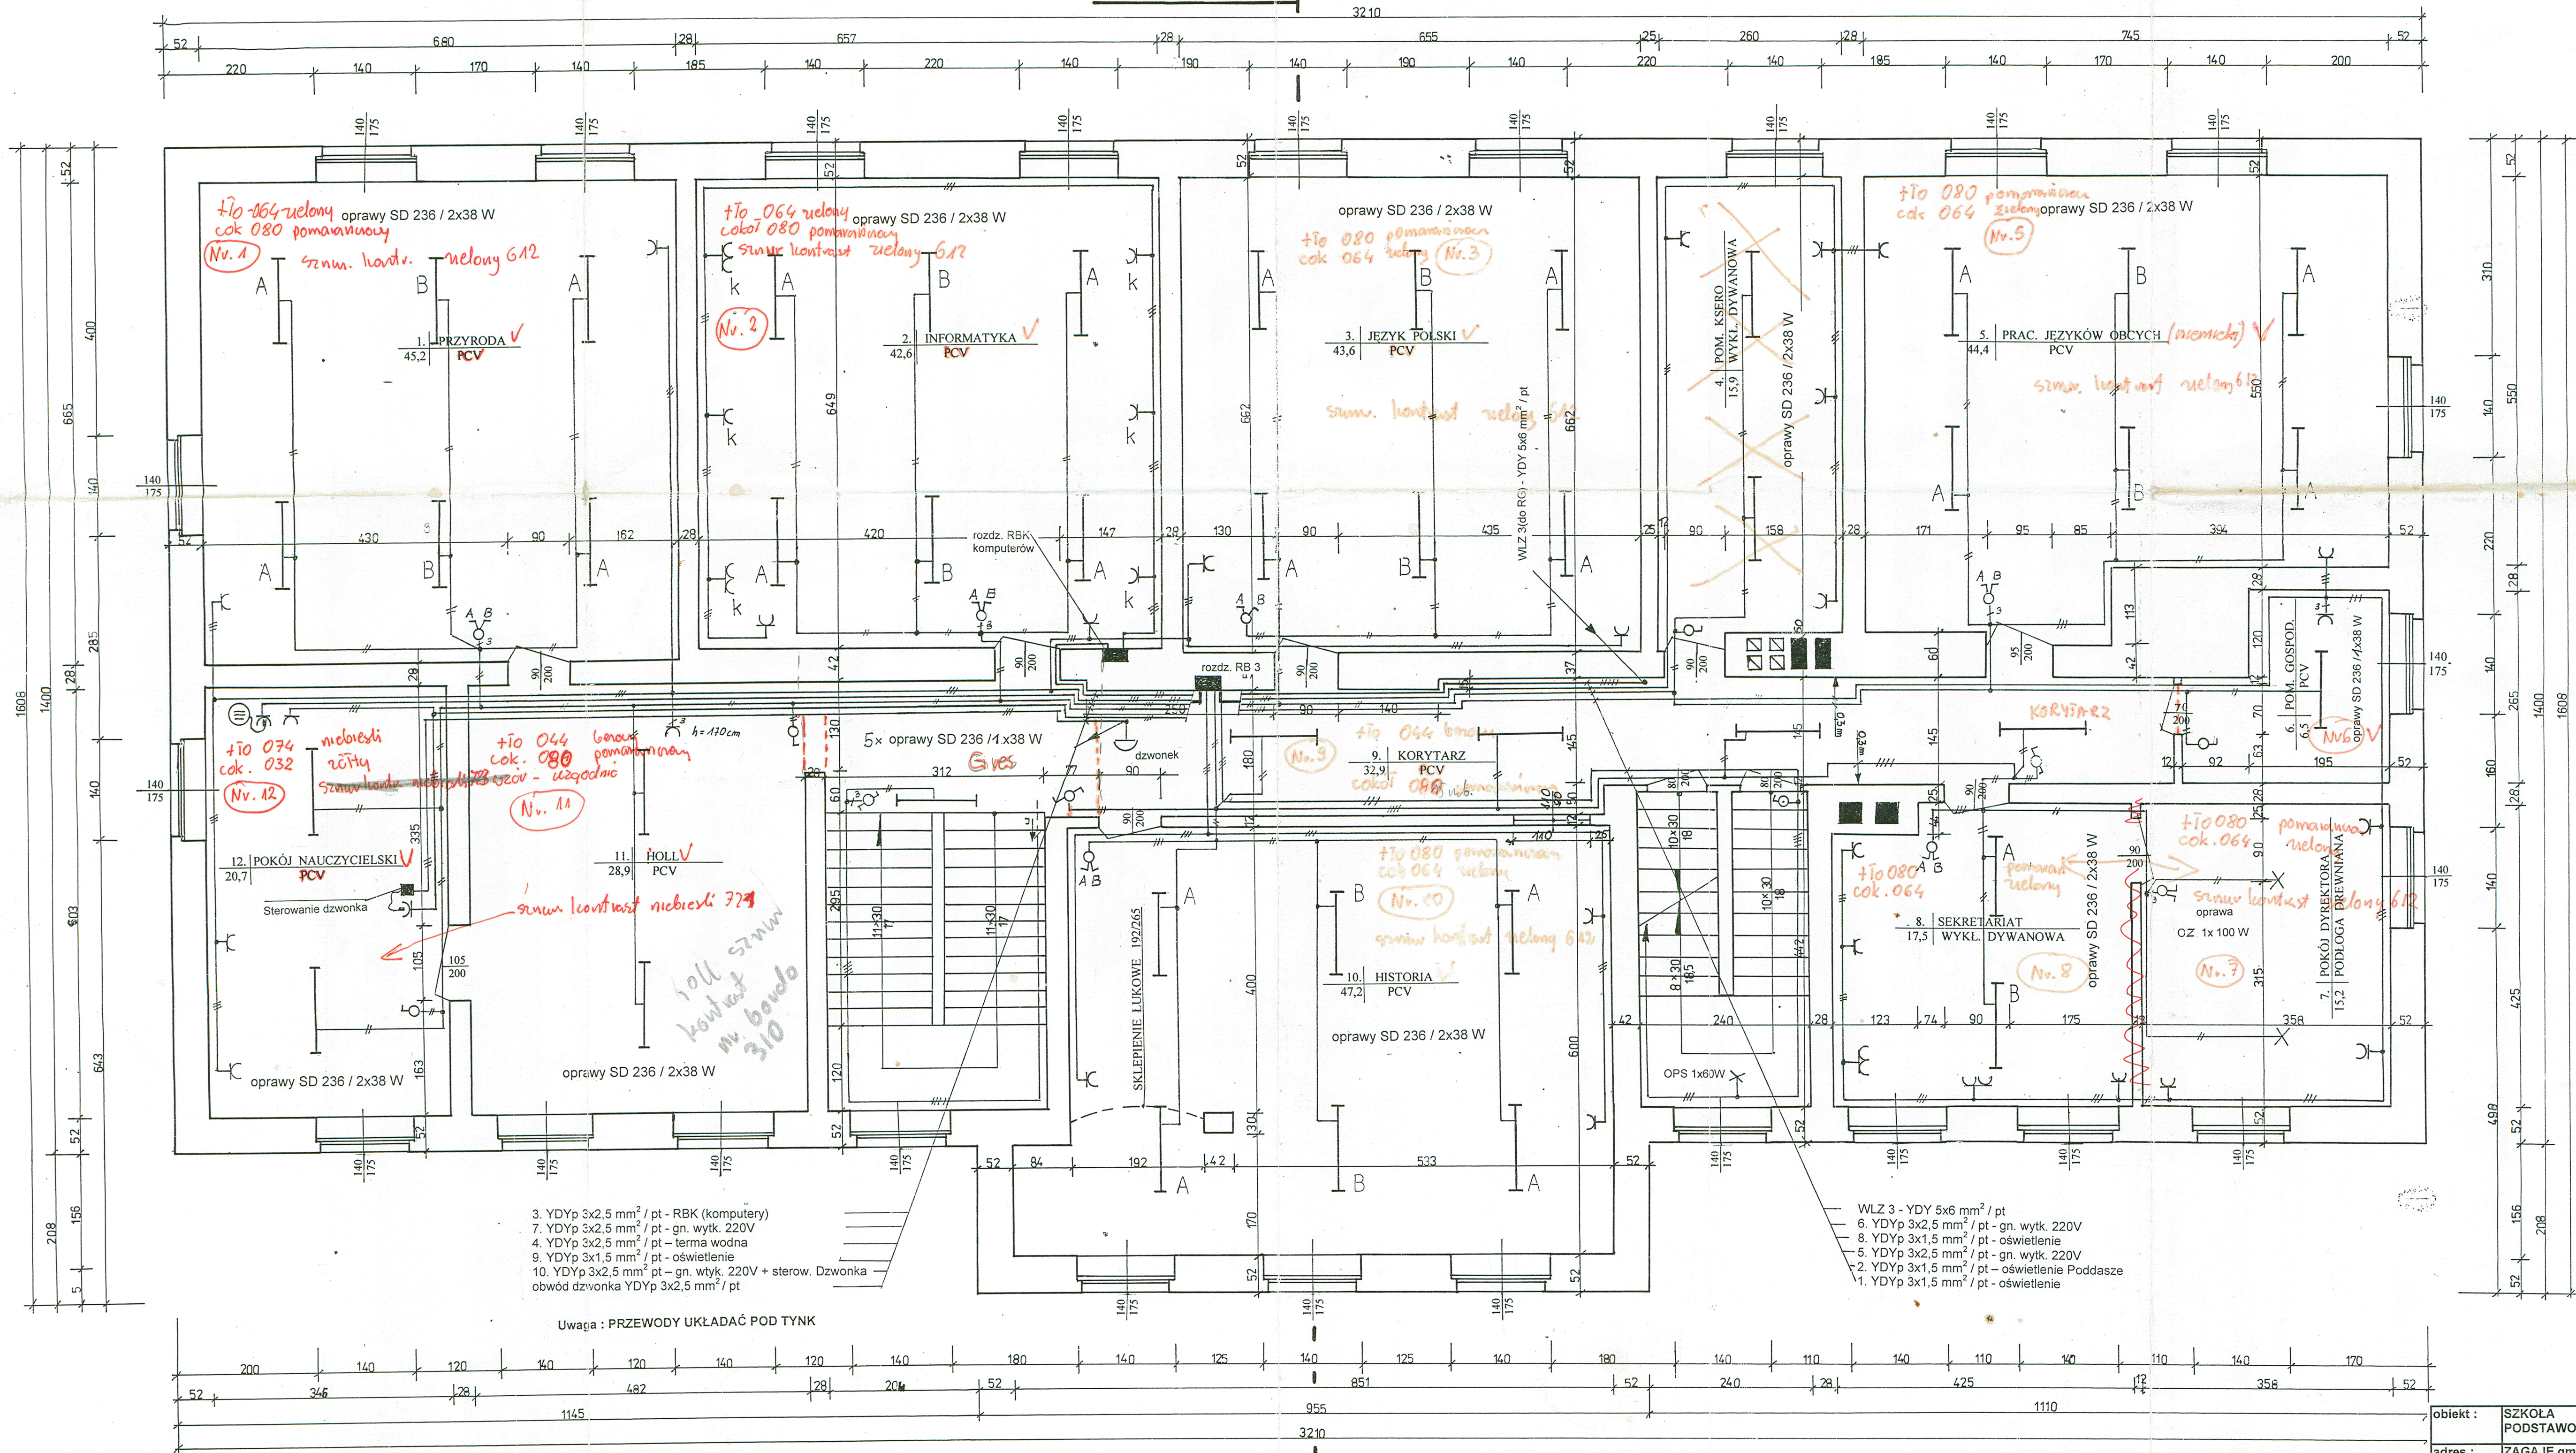

obiekt :	SZKOŁA PODSTAWOWA	Skala 1 : 50	Rys . E - 9
adres :	ZAGAJE gm. Leikowo	DATA : styczeń luty - 2002	
temat :	Plan projektowanej instalacji elektrycznej 0,4 kV - PIĘTRO		
projektował	Andrzej Świer	upr.1431/EI/89	